




PLANTA BAJA | Escala 1:150

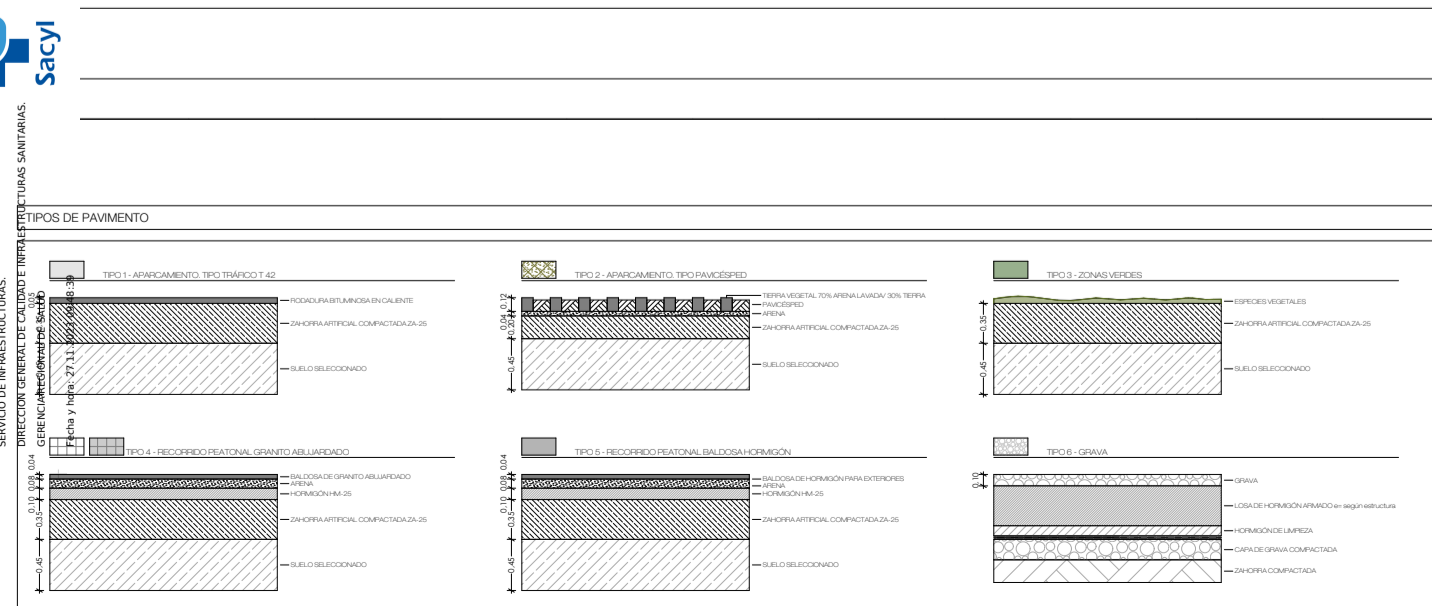

PROYECTO EJECUCIÓN
 UNIDAD SATELITE DE RADIOTERAPIA
 PARCELA S-SGE-3/3A DEL URPI-7 COMPLEJO ASISTENCIAL UNIVERSITARIO DE PALENCIA
 Nº PLANO: **URB.01**
 PROPIEDAD: GERENCIA REGIONAL DE SALUD
 ARQUITECTOS: ROBERTO SILGUERO AYISO
 URBANIZACION
 URBANIZACION
 ESCALA: E1:150
 octubre 2023
 Junta de Castilla y León